


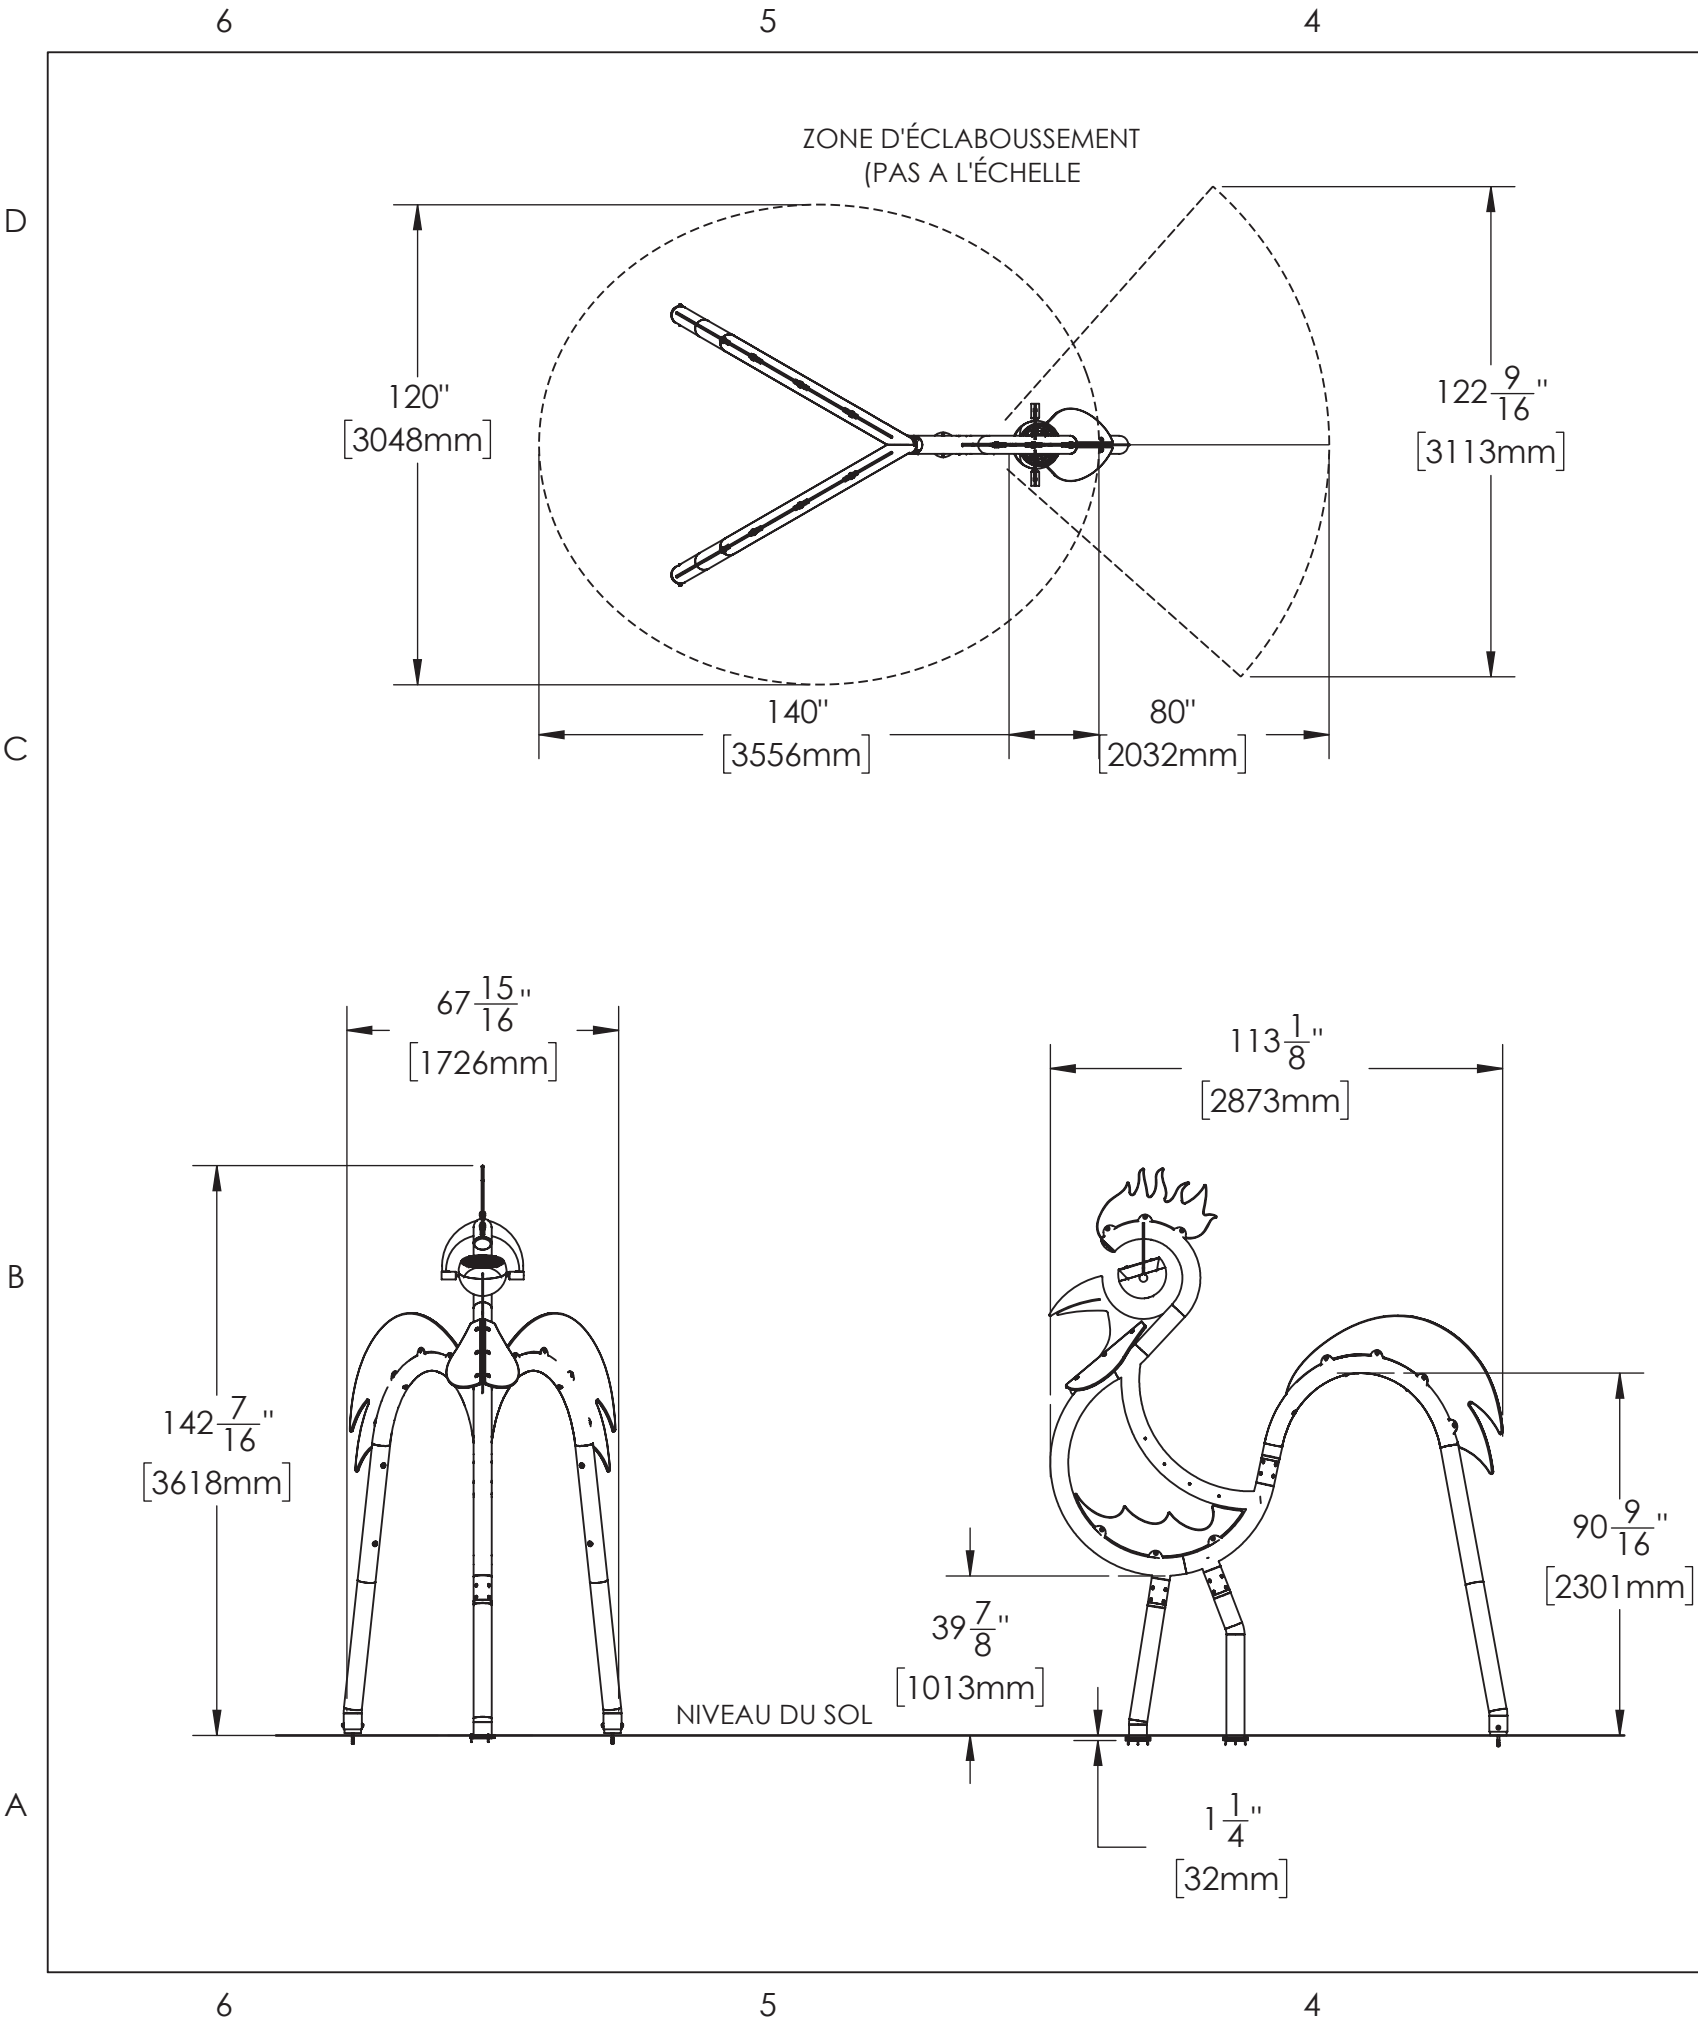

- NOTES :
1. Voir le dessin *Détail d'ancrage pour structure sur base universelle*.
 2. Voir la charte des couleurs pour les options disponibles.
 3. Débit d'eau standard du corps (jets droit) 30 LPM @ 124 KPa [8 GPM @ 18 PSI].
 4. Débit d'eau standard de la tête (seau versant) 11,4 LPM @ 124 KPa [3 GPM @ 18 PSI].
 5. Débit d'eau standard des deux arches (jets bruite) 37 LPM @ 172,4 KPa [10 GPM @ 25 PSI].

- RECOMMANDATIONS D'INSTALLATION :
1. Il est essentiel que la ligne d'alimentation d'eau soit orientée tel qu'indiqué au plan.
 2. Orienter le marquage au pied "E-E" avec la ligne d'alimentation tel qu'indiqué au plan.
 3. Il est recommandé d'effectuer une mise à la terre de toutes les composantes de jeu.


- ENTRETIEN :
- Lors de l'ouverture au printemps.
1. Enlever les buses encastrées à l'aide de la clef fournie dans la trousse d'entretien. Nettoyer les buses. Remplacer les buses.
 2. Utiliser de la graisse anti-saisissement à base d'eau (type LOCTITE 76764) sur les filets des vis 1/4-20.
 3. Pour faciliter la pose du capuchon, utiliser une fine couche de lubrifiant à base de silicone sur le pourtour du joint torique.



La structure Coq Majestueux est construite à partir de tube de 4" [100mm] de diamètre en d'acier inoxydable 304L, cédule 10. Toutes les formes translucides sont fabriquées à partir de polymère Ecolor® traité contre les rayons UV. La couleur est intégrée au matériau durant le processus de fabrication pour que la couleur ne se dégrade pas avec le temps. La quincaillerie utilisée est en acier inoxydable et est de type antivol, laquelle requiert un outil spécial fourni par le fabricant. La structure comprend 2 arches avec 10 jets brumisateurs, 8 jets droits sur le corps et un seau versant pour un maximum de rafraîchissement. La structure est munie de brides d'attache sur nos bases universelles. La peinture des pièces métalliques est à base de poudre de polyester non-toxique, appliquée en deux couches. Toutes les composantes sont exemptes de métaux lourds. Le tout est conforme aux exigences du Code national de plomberie (CNP). La plomberie et la fondation sont fournies par d'autres.

 1709 Montée Ste-Julie Sainte-Julie QC J3E-1Y2 T: 450-922-2040			TITRE: COQ MAJESTUEUX		
			No. DE PIÈCE AQ EN-0008i-A001		FORMAT B
DATE : 2024-03-06	REV : -	BASE UNIVERSELLE	ÉCHELLE: 1:48	POIDS: 1223.0 LBS	FEUILLE 1 / 2
CE DESSIN AINSI QUE SES DONNÉES TECHNIQUES SONT LA PROPRIÉTÉ INTELLECTUELLE D'AQUAJEUX INTERNATIONAL INC. TOUTES LES PIÈCES, LES ÉQUIPEMENTS ET LES RÉALISATION DE PROCÉDÉS Y ÉTANT REPRÉSENTÉS SONT STRICTEMENT CONFIDENTIELS. AUCUNE UTILISATION, DIVULGATION OU REPRODUCTION N'EST PERMIS SANS LA PERMISSION ÉCRITE D'AQUAJEUX INTERNATIONAL INC.					



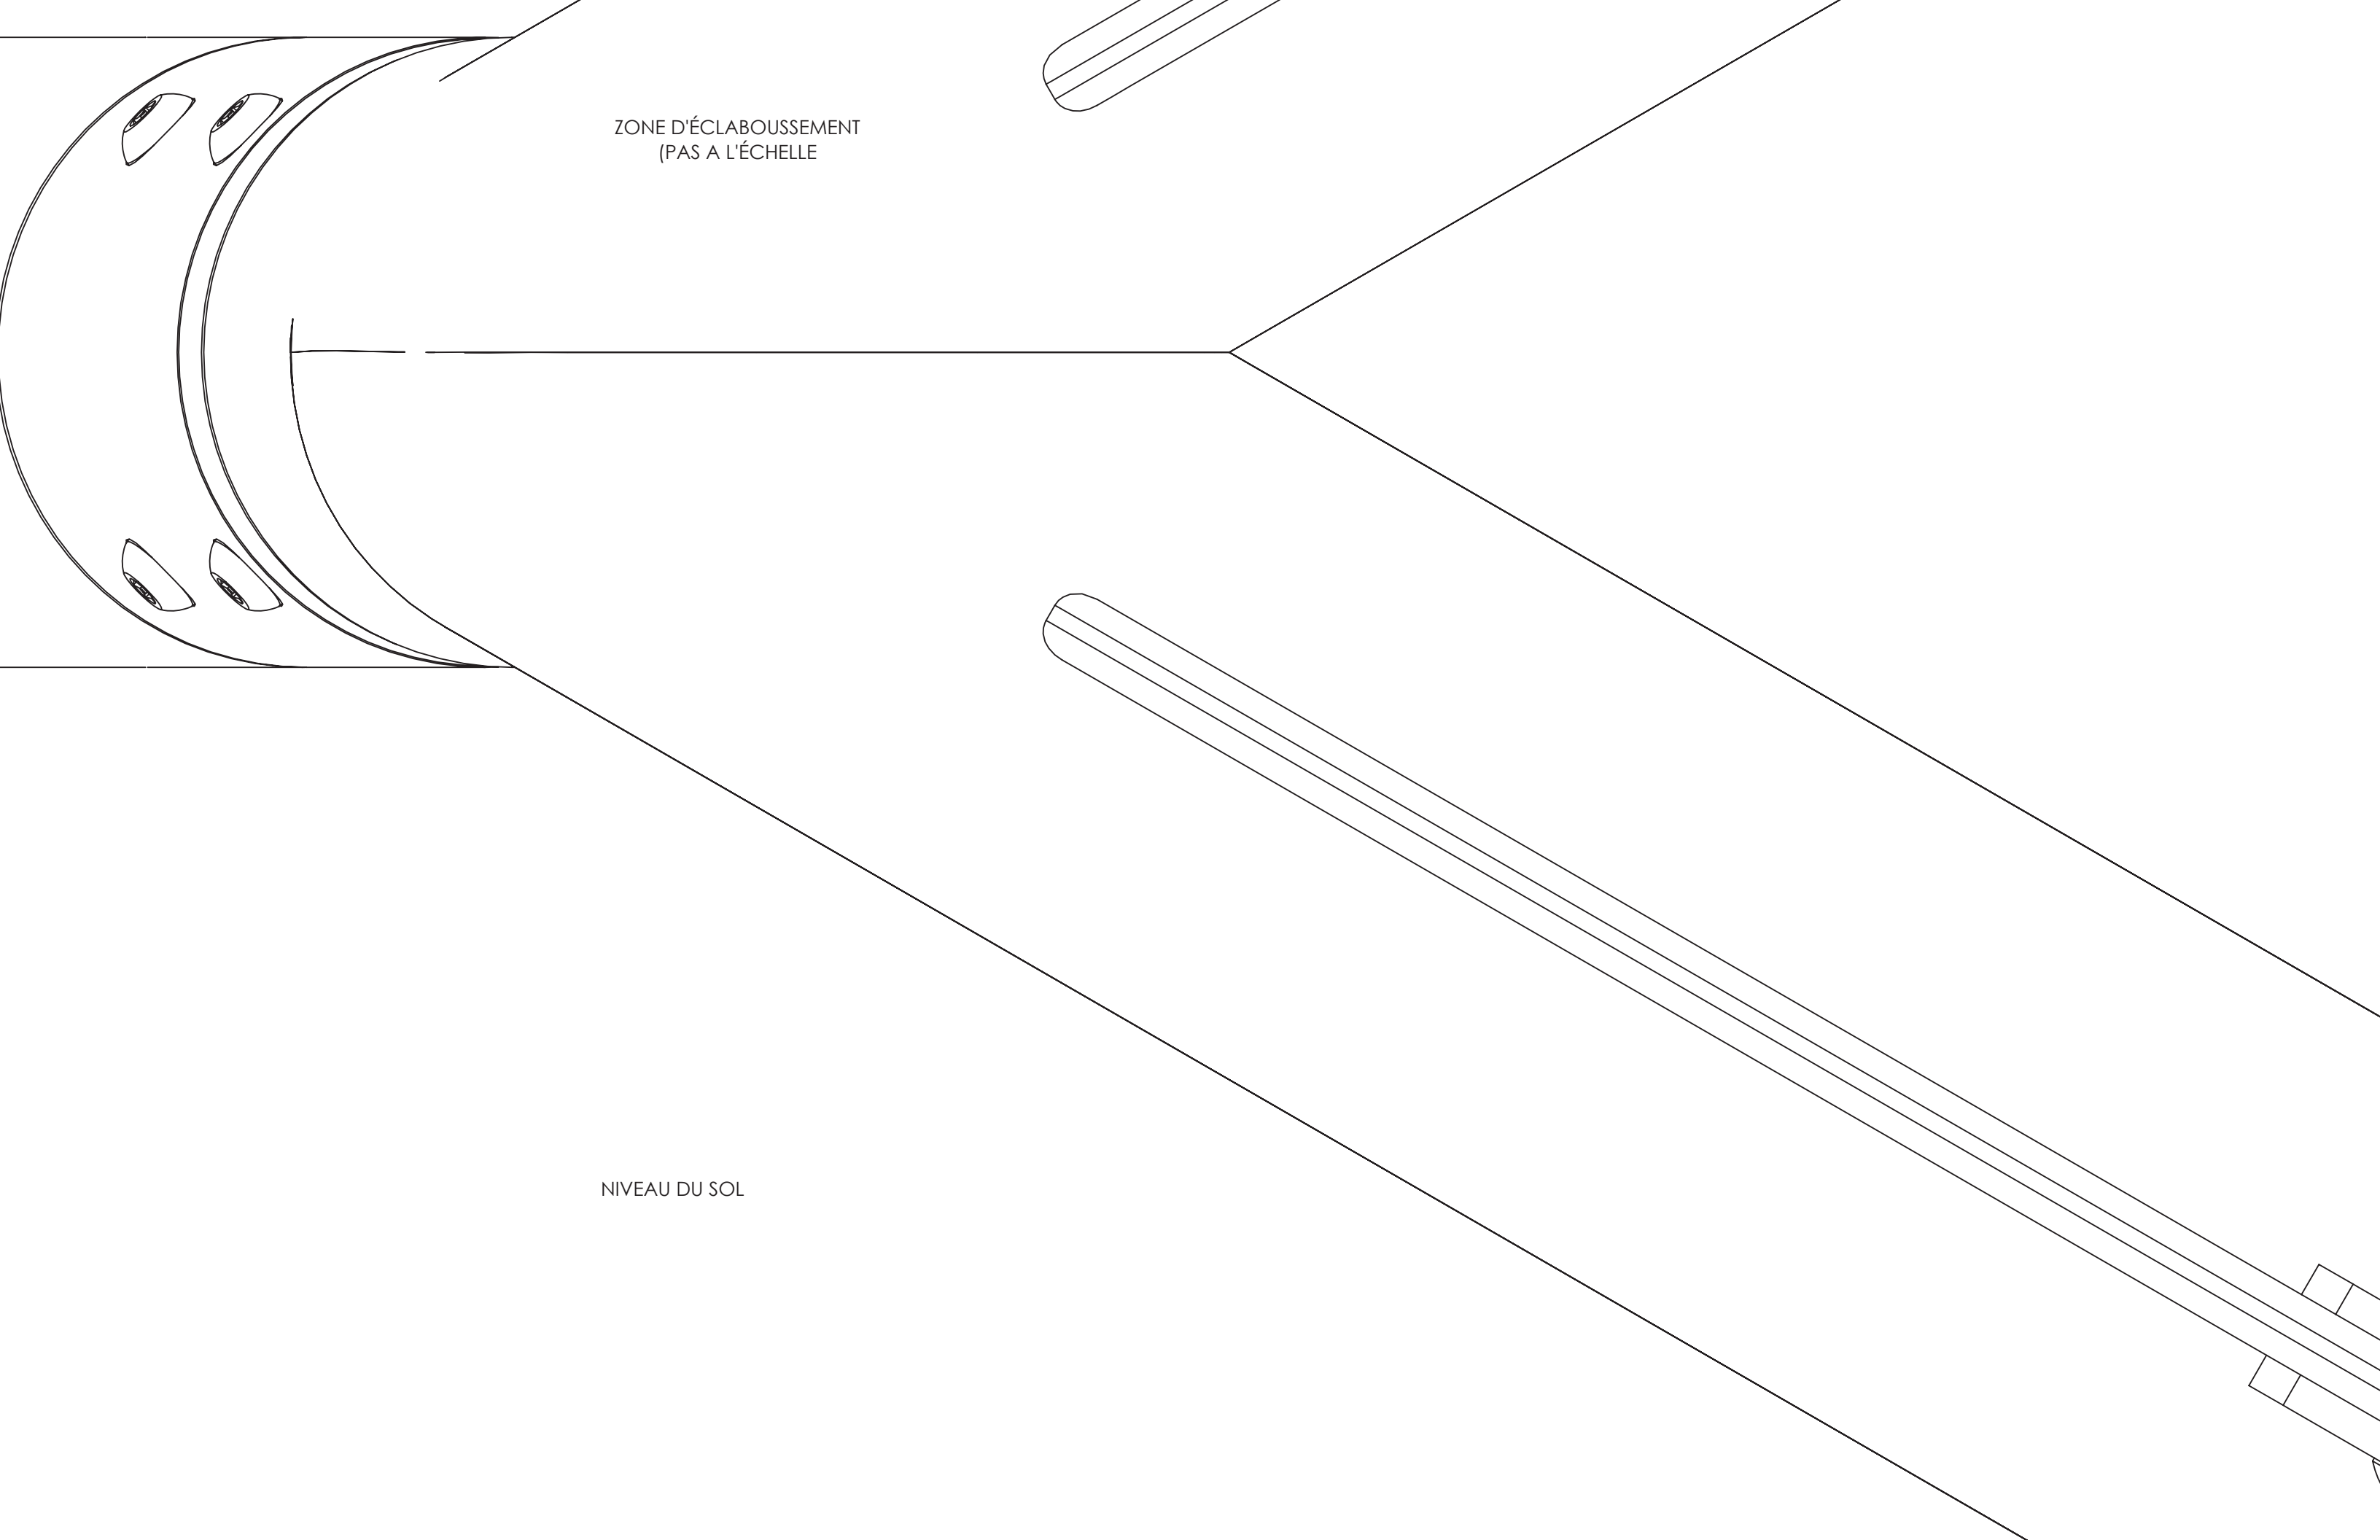

ZONE D'ÉCLABOUSSEMENT
(PAS A L'ÉCHELLE)

NIVEAU DU SOL